



工事名	谷山建設事務所分室作業棟ほか新築電気設備工事
工事場所	鹿児島市谷山中央三丁目390番地2
工期	平成14年3月20日
仕様書	本工事は、鹿児島市電気設備工事標準仕様書に基づき施工すること。

特記事項


- ・作業棟、燃料倉庫（新築）の電灯・差込設備を新設する。
- ・作業棟への電源は隣接する分室（既設）からの幹線分岐とする。
- ・電灯引込みは1φ2W100V（既設）を今回1φ3W100V/200Vに変更する。
- ・九州電力への引込変更の手続を請負者の負担において、速やかに行うこと。

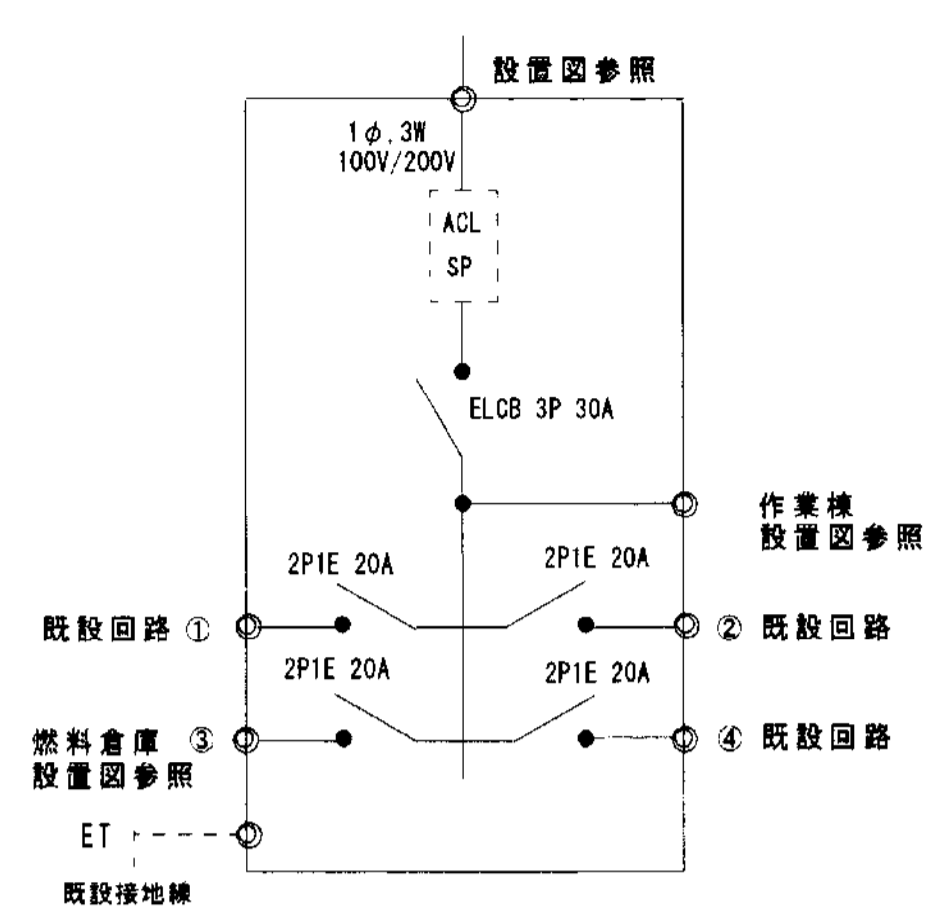


分室用ホーム分電盤結線図

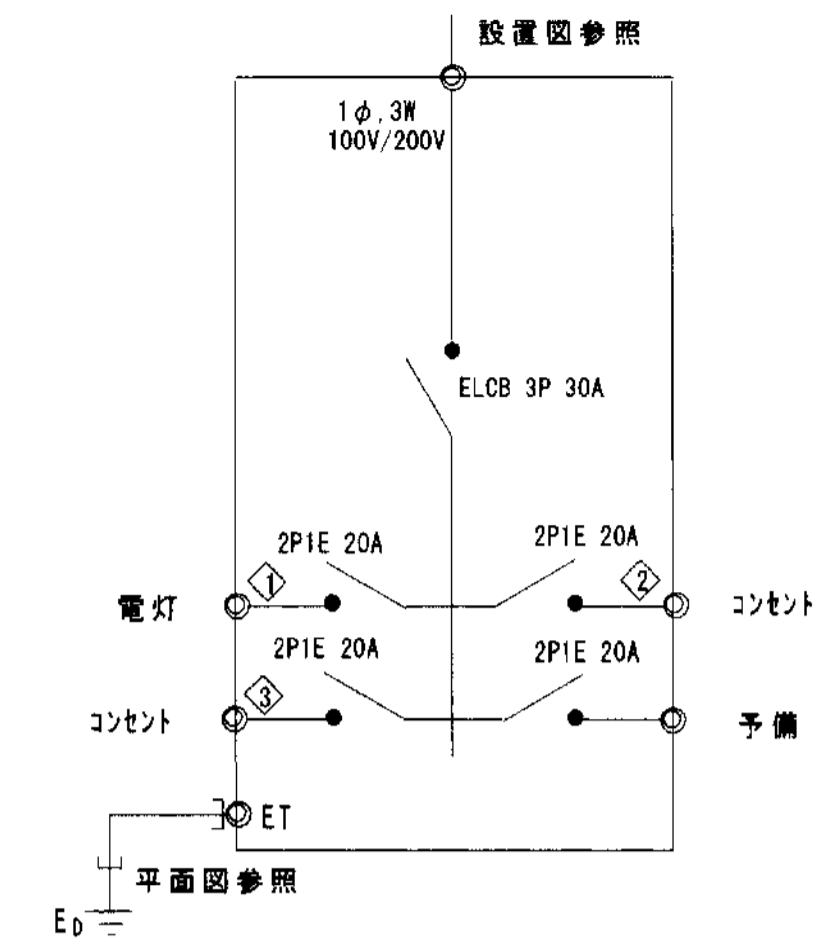


作業棟用ホーム分電盤結線図

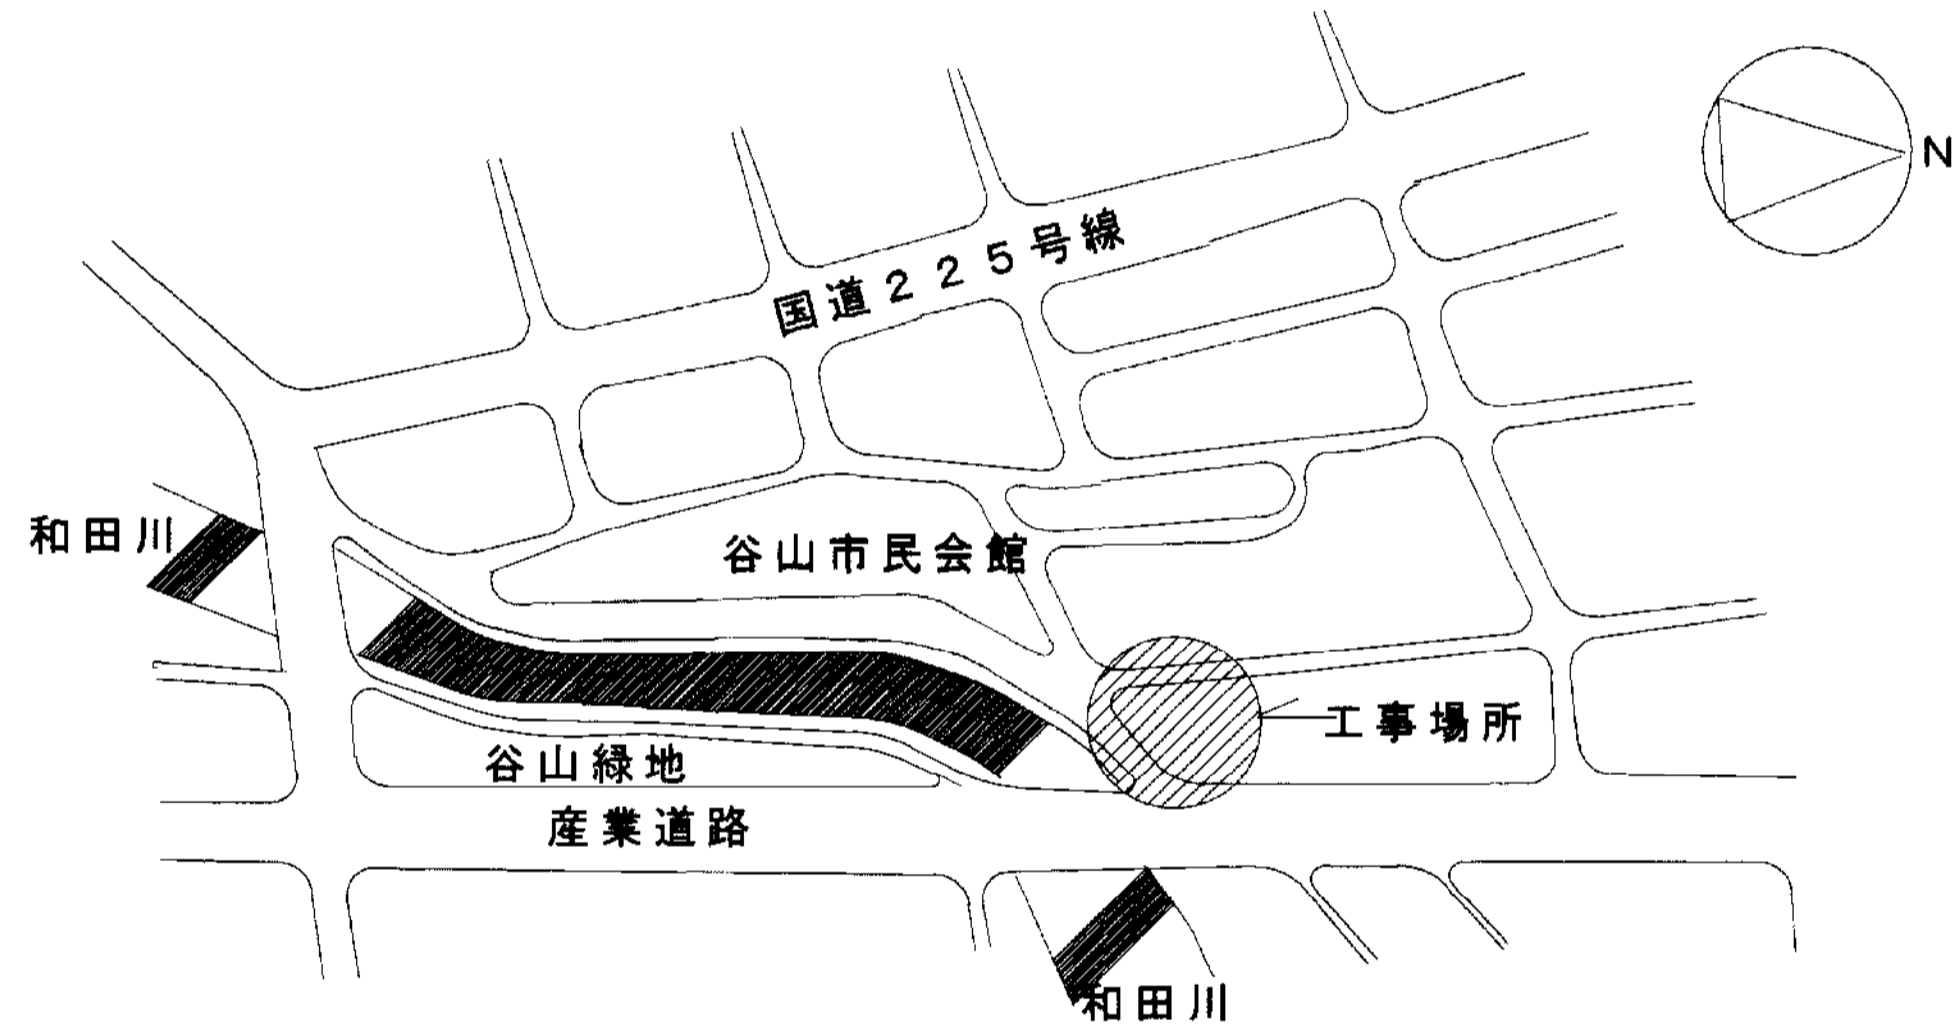

附近見取図

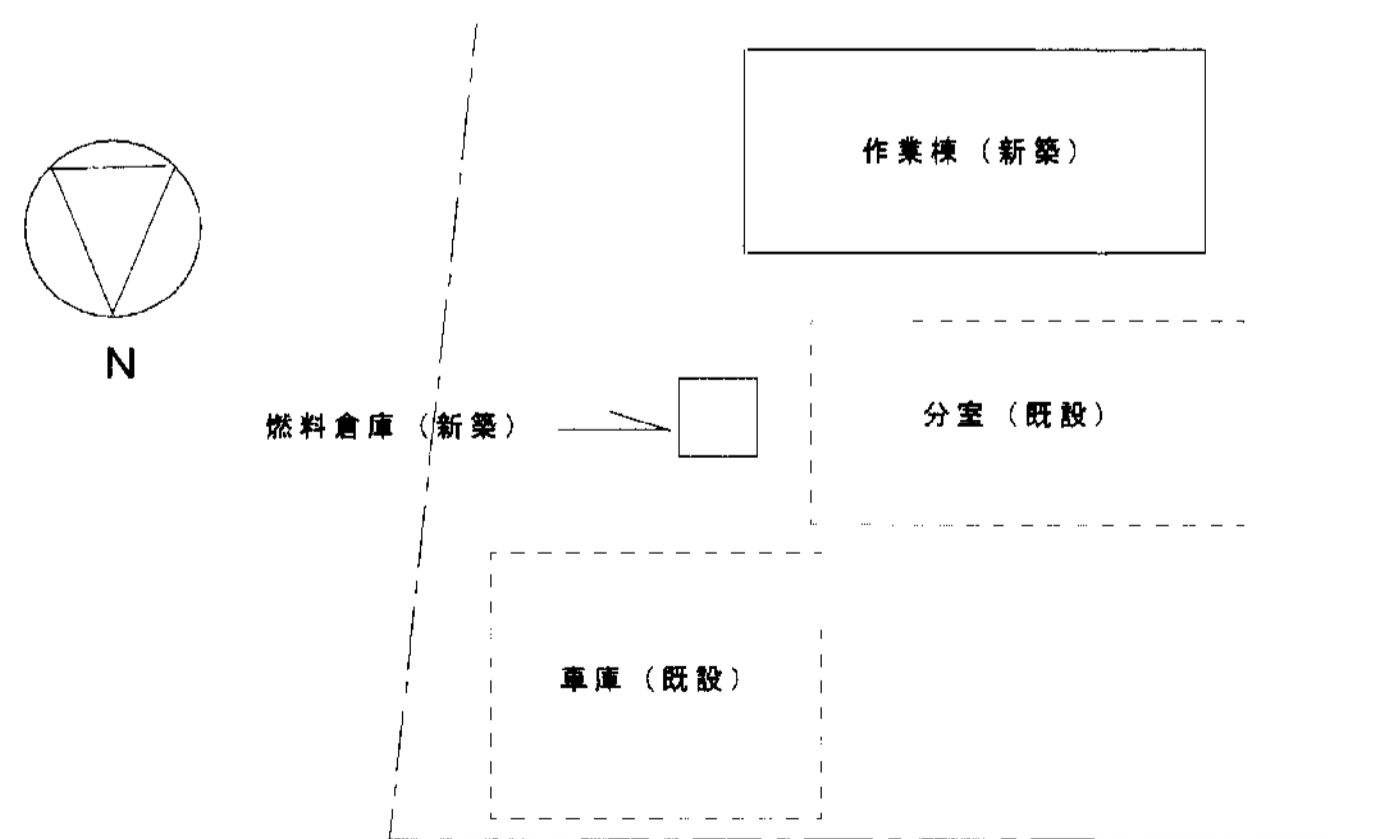

配置図 1/200

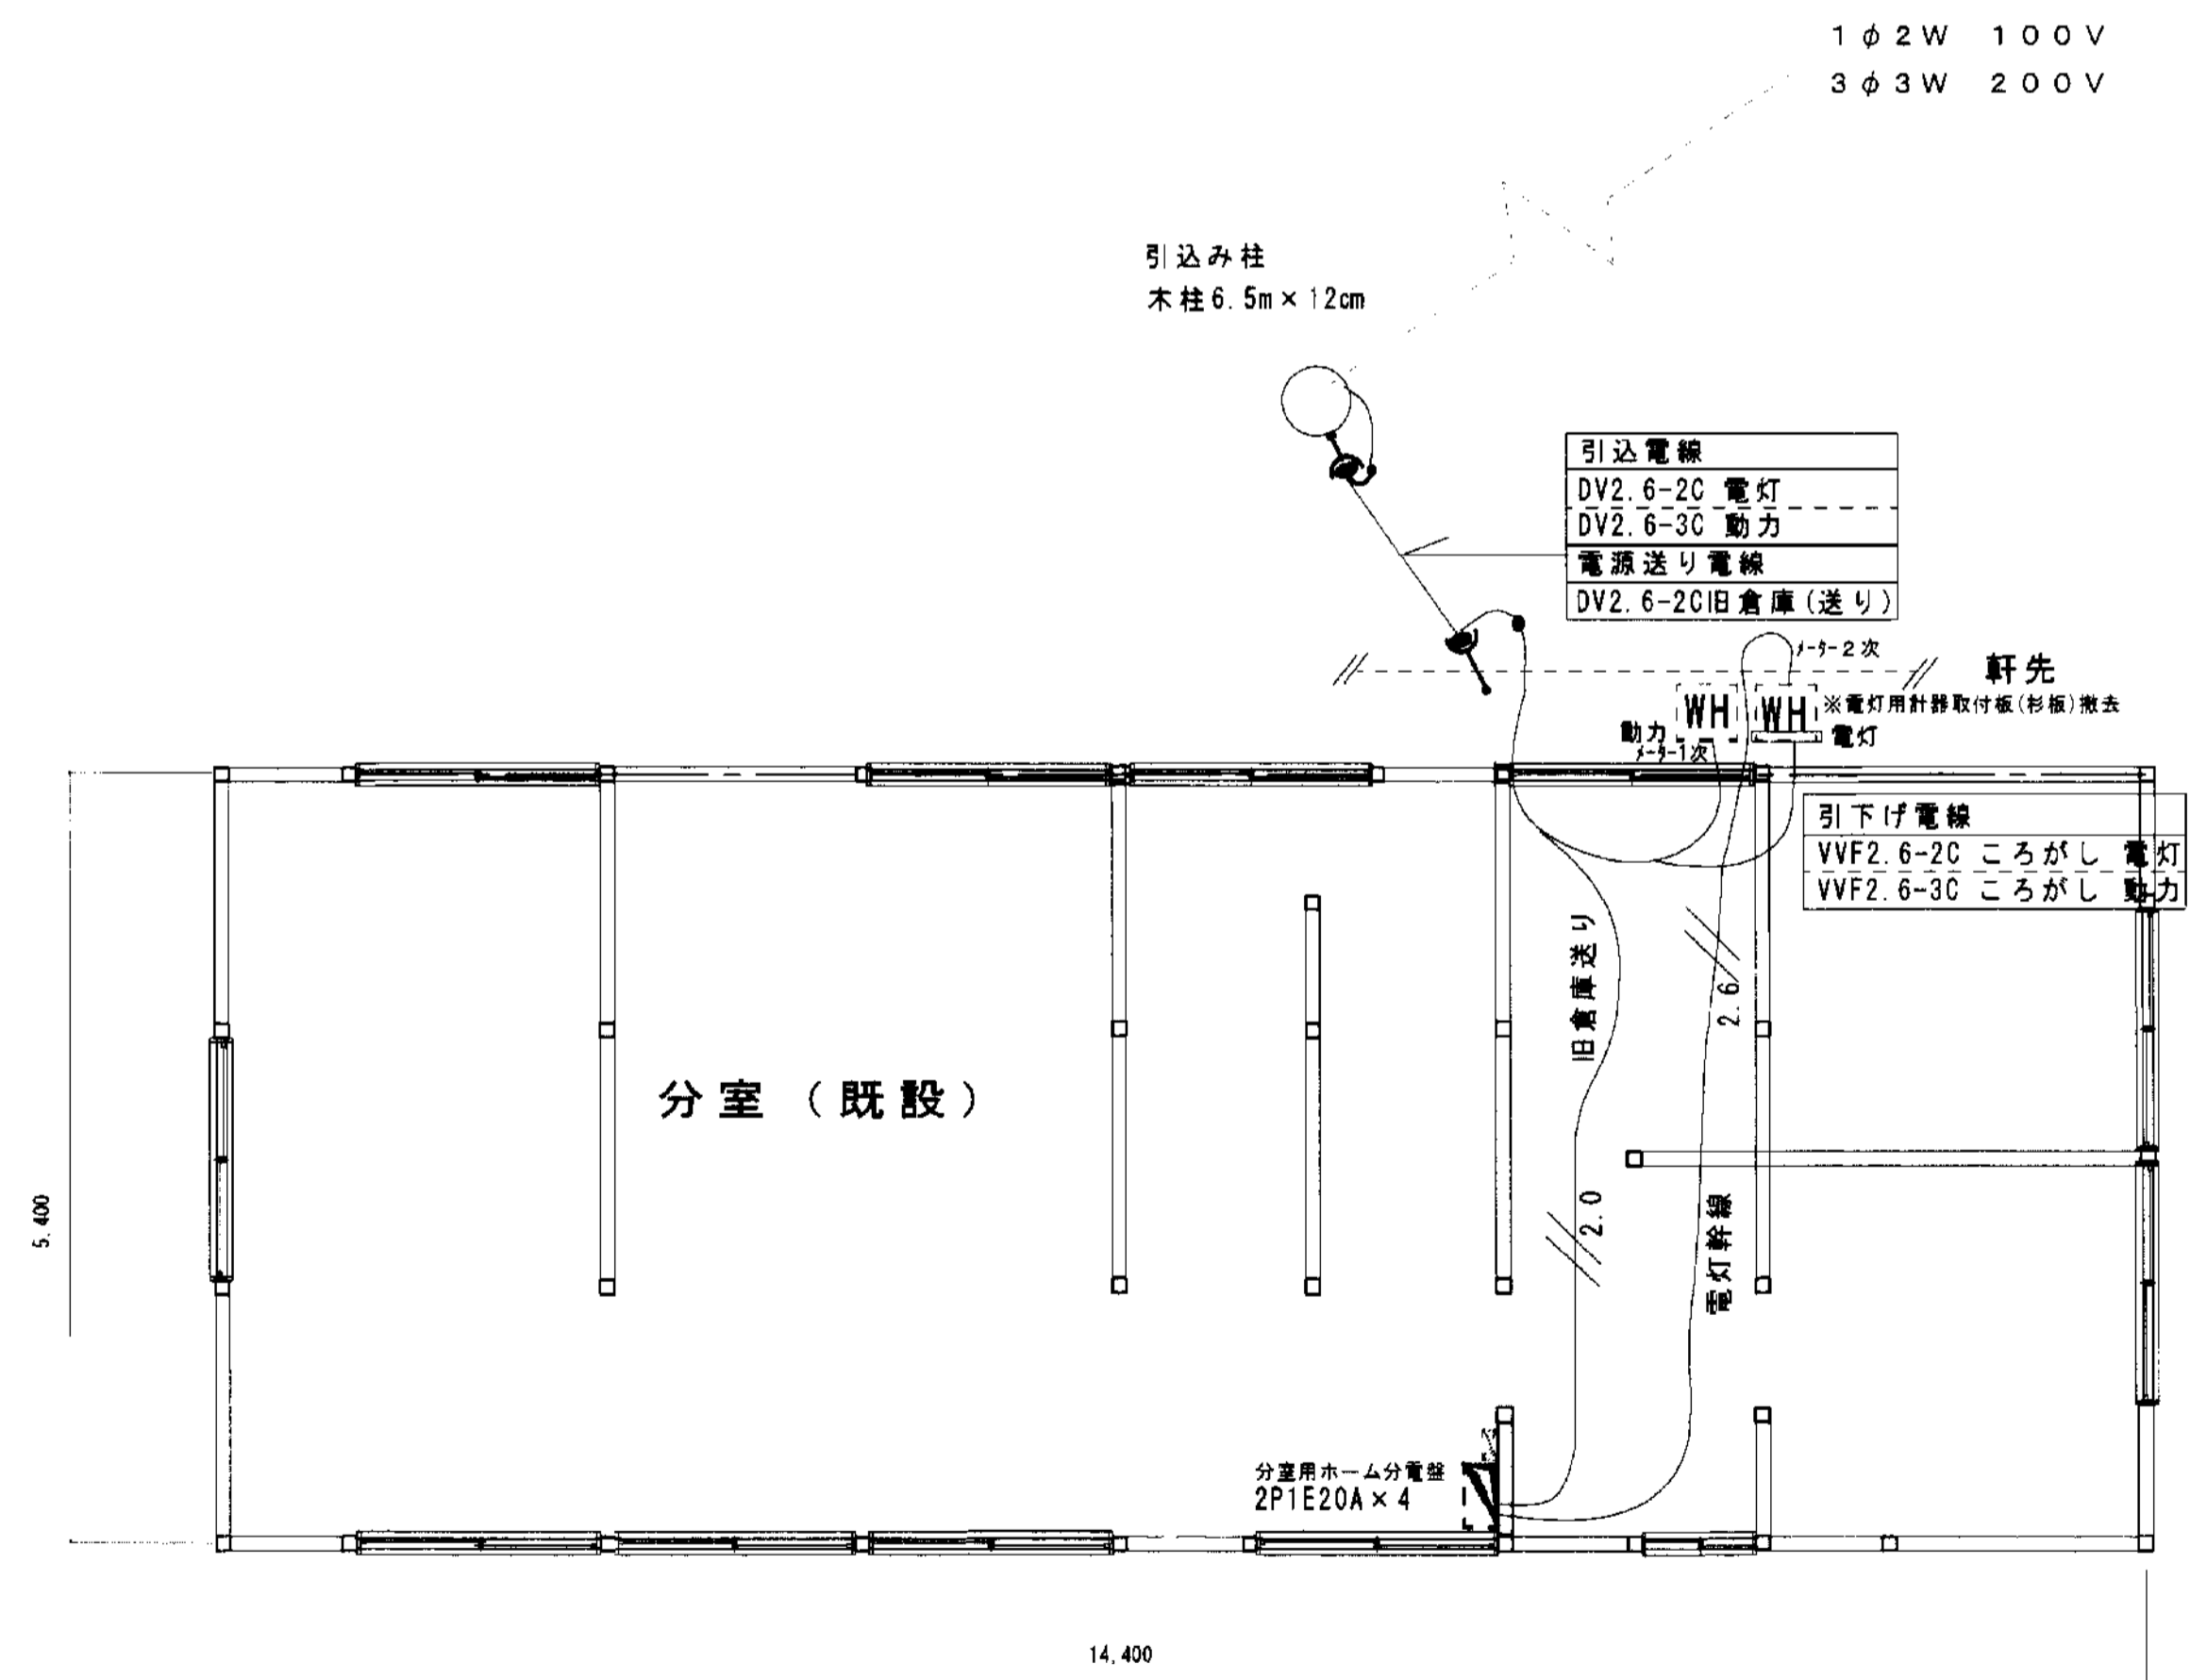


撤去平面図 1/50

	鹿児島市建設局建築部設備課	課長	係長	設計	設計年月日	工事名	谷山建設事務所分室作業棟ほか新築電気設備工事	図面番号	
					H13.12				1
					縮尺				
1/200, 1/50	仕様書、特記事項、附近見取図、配置図、撤去平面図、分室用・作業棟用ホーム分電盤結線図	全							


図中に特記無き配線・配管は下記による。

	VVF1.6mm-2C (天井ころがし)
	VVF1.6mm-3C (1C:E) (天井ころがし)
	VVF2.0mm-2C (天井ころがし)
	VVF2.0mm-3C (1C:E) (天井ころがし)
	VVF2.0mm-4C (1C:E) (天井ころがし)
	VVF2.6mm-2C (天井ころがし)
	VVF2.6mm-3C (1C:E) (天井ころがし)
	VVF2.6mm-3C (天井ころがし)
	メタモール A型

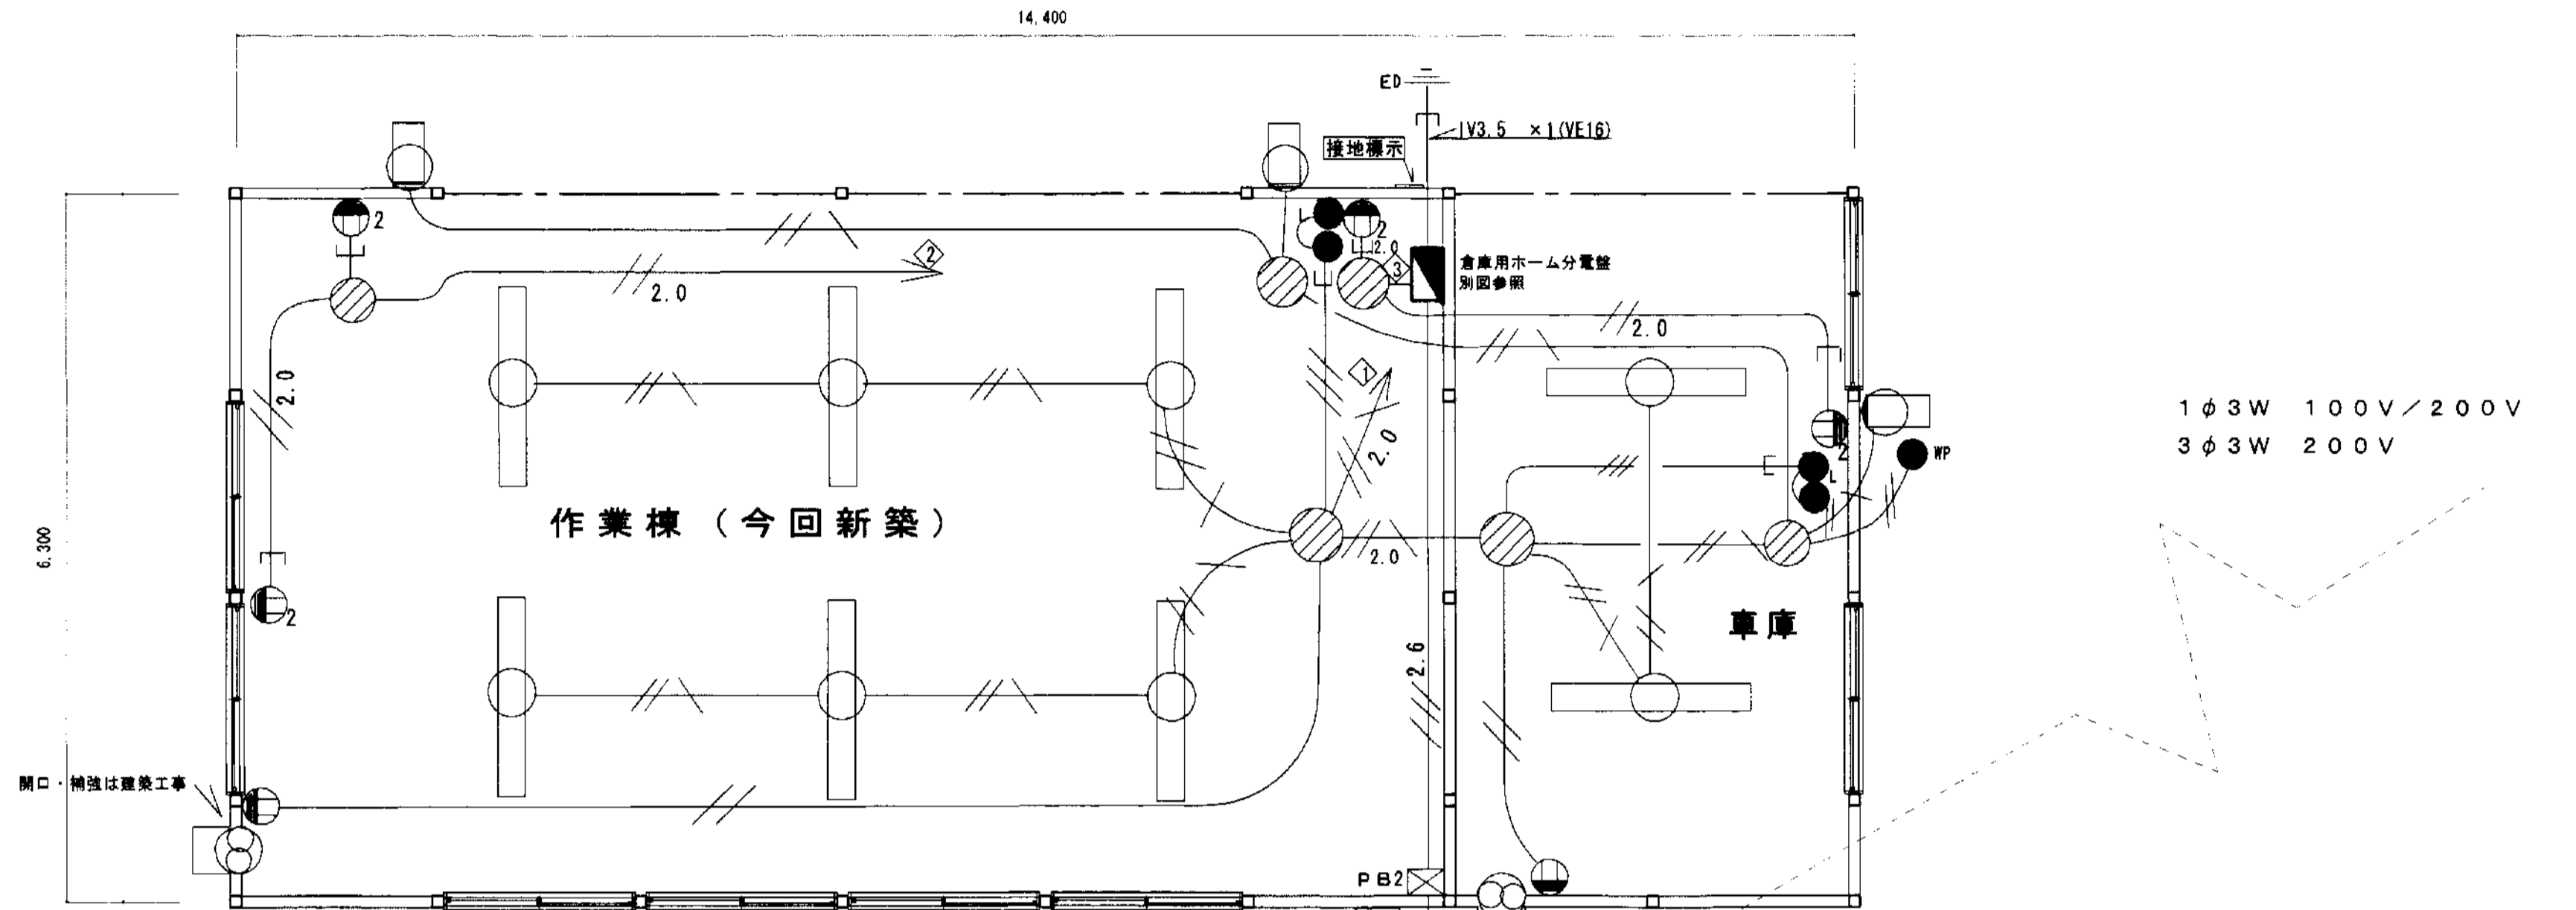

凡例

記号	名称	仕様
	蛍光灯	FSRL-401
	蛍光灯	FBC2RP-201
	点滅器	ステンレスプレート
	点滅器	片切、10A、防水
	換気扇 (作業棟)	羽根径300mm、風圧シャッター、取付木枠、ステンレスフード
	差込	15A 125V、ステンレスプレート
	差込	15A 125V、ステンレスプレート
	露出ボックス	丸形、22φ、厚鋼用
	ボックス	150×150×100、屋外防水SUS製
	ボックス	150×150×100、屋内鋼板製
	有圧扇 (燃料倉庫)	羽根径25mm、防爆型、不燃枠、ハッチガード、風圧シャッター(SUS製) 排気防火ダンパー付ワイヤーガード(SUS製、防鳥網)
	点滅器	両切、15A、300V、防水
	ボックス	中

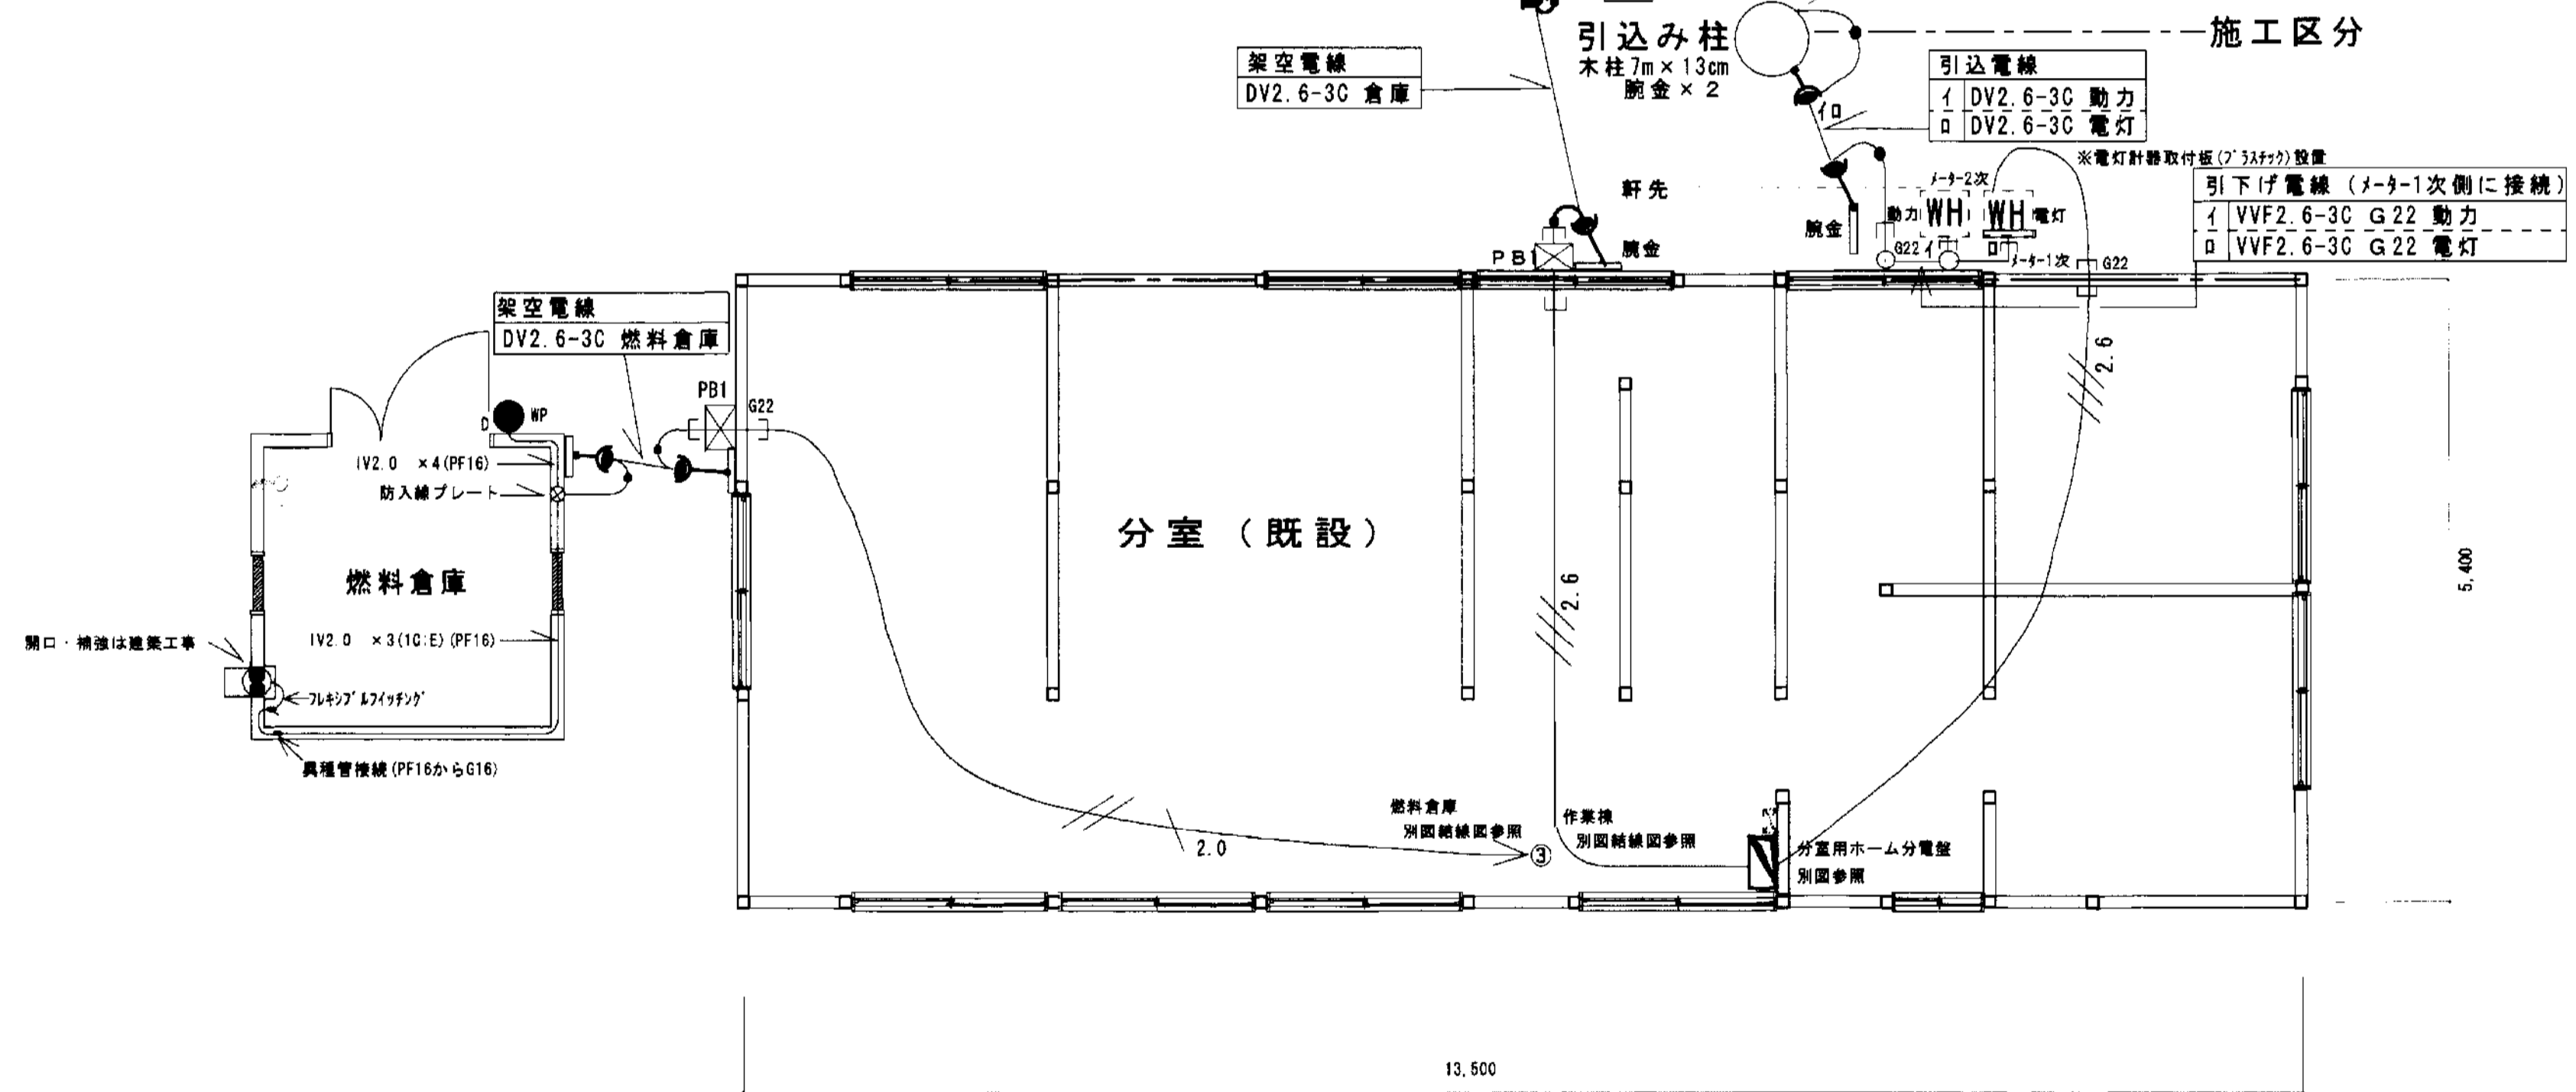

配線設置平面図 1/50